



# Plan des RESEAUX

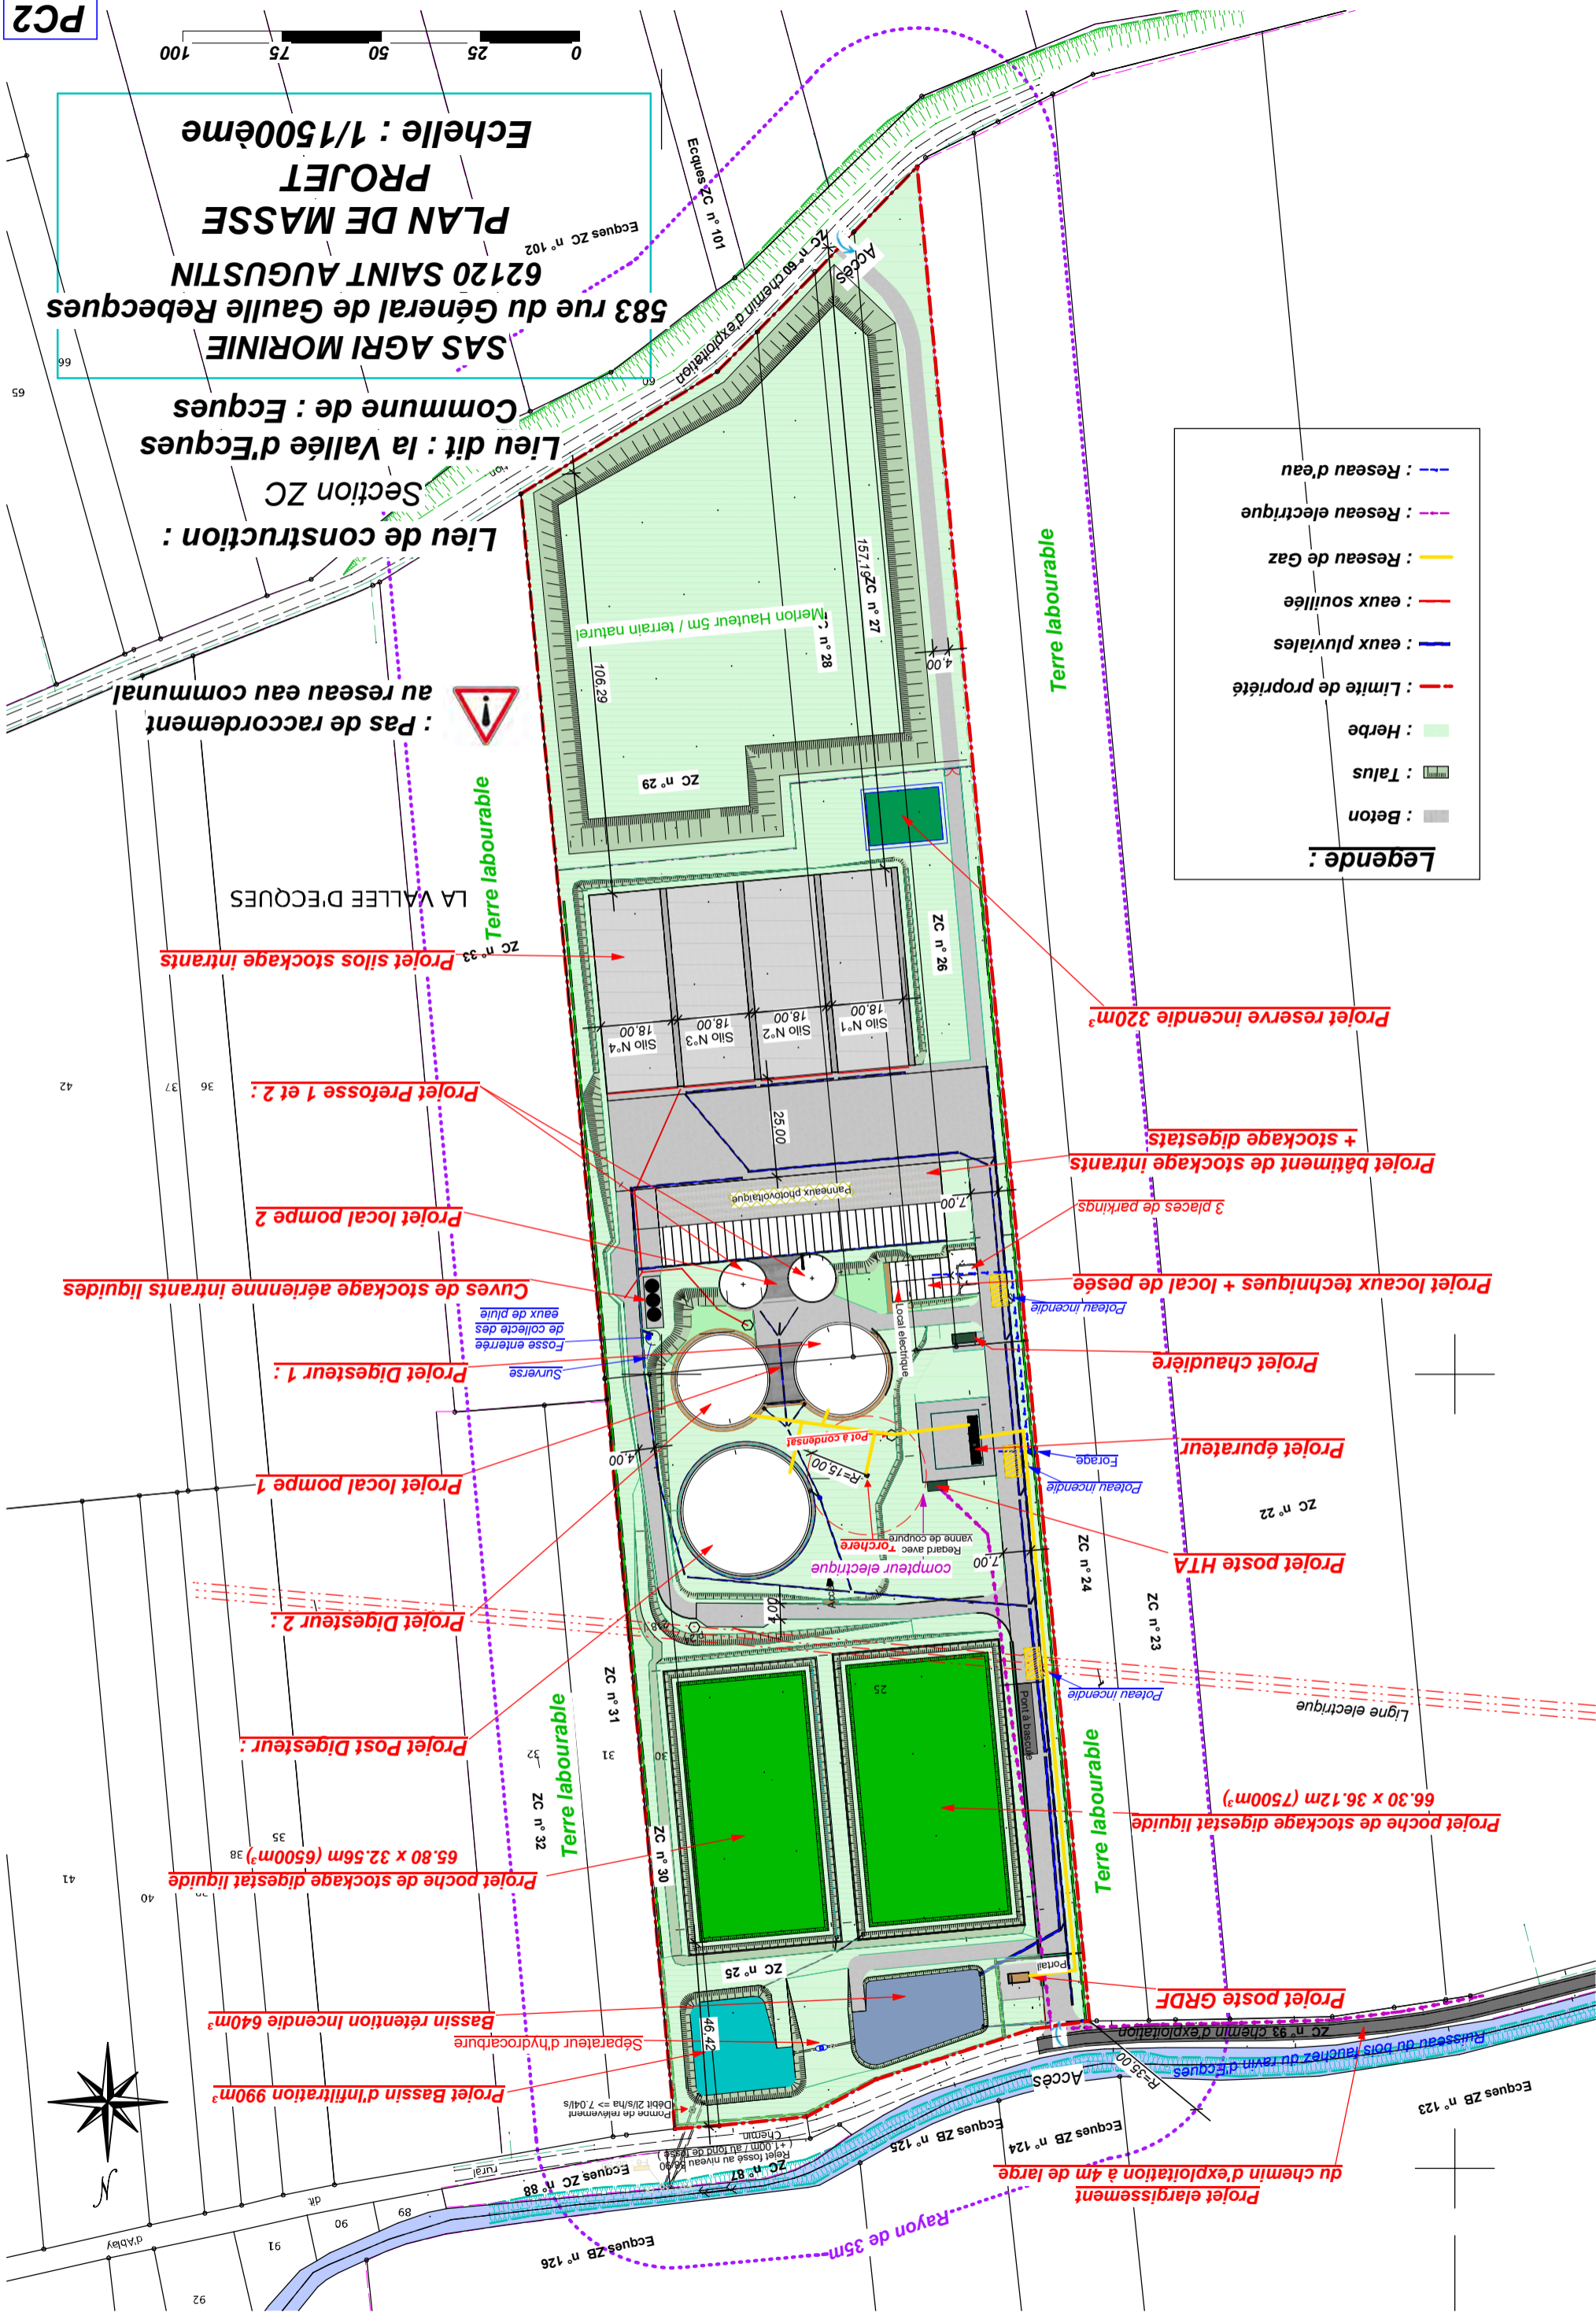

**Legende :**

- : Reseau d'eau
- : Reseau électrique
- : Reseau de Gaz
- : eaux souillée
- : eaux pluviales
- : Limite de propriété
- : Herbe
- : Talus
- : Beton

 PC2



**SAS AGRI MORINIE**  
 583 rue du Général de Gaulle Rebecques  
 62120 SAINT AUGUSTIN  
**PLAN DE MASSE**  
 Echelle : 1/1500ème

Lieu dit : la Vallée d'Ecques  
 Commune de : Ecques  
 Section ZC  
 Lieu de construction :

**Terre labourable**  
 Pas de raccordement au réseau eau communal

**Terre labourable**  
 LA VALLEE D'ECQUES

**Terre labourable**

**Terre labourable**

**Terre labourable**

**Terre labourable**

**Terre labourable**

**Terre labourable**

**Projet élargissement du chemin d'exploitation à 4m de large**

**Projet poste GRDF**

**Projet poche de stockage digestat liquide 66.30 x 36.12m (7500m³)**

**Projet poste HTA**

**Projet chaudière**

**Projet locaux techniques + local de pesée**

**Projet bâtiment de stockage intrants + stockage digestats**

**Projet reserve incendie 320m³**

**Projet silos stockage intrants**

**Projet Préfosse 1 et 2 :**

**Projet local pompe 2**

**Cuves de stockage aérienne intrants liquides**

**Projet Digesteur 1 :**

**Projet local pompe 1**

**Projet Digesteur 2 :**

**Projet Post Digesteur :**

**Projet poche de stockage digestat liquide 65.80 x 32.56m (6500m³)**

**Projet Bassin d'infiltration 990m³**

**Bassin rétention incendie 640m³**

